


Инф. № подл.	Подп. и дата	Взам. инв. №

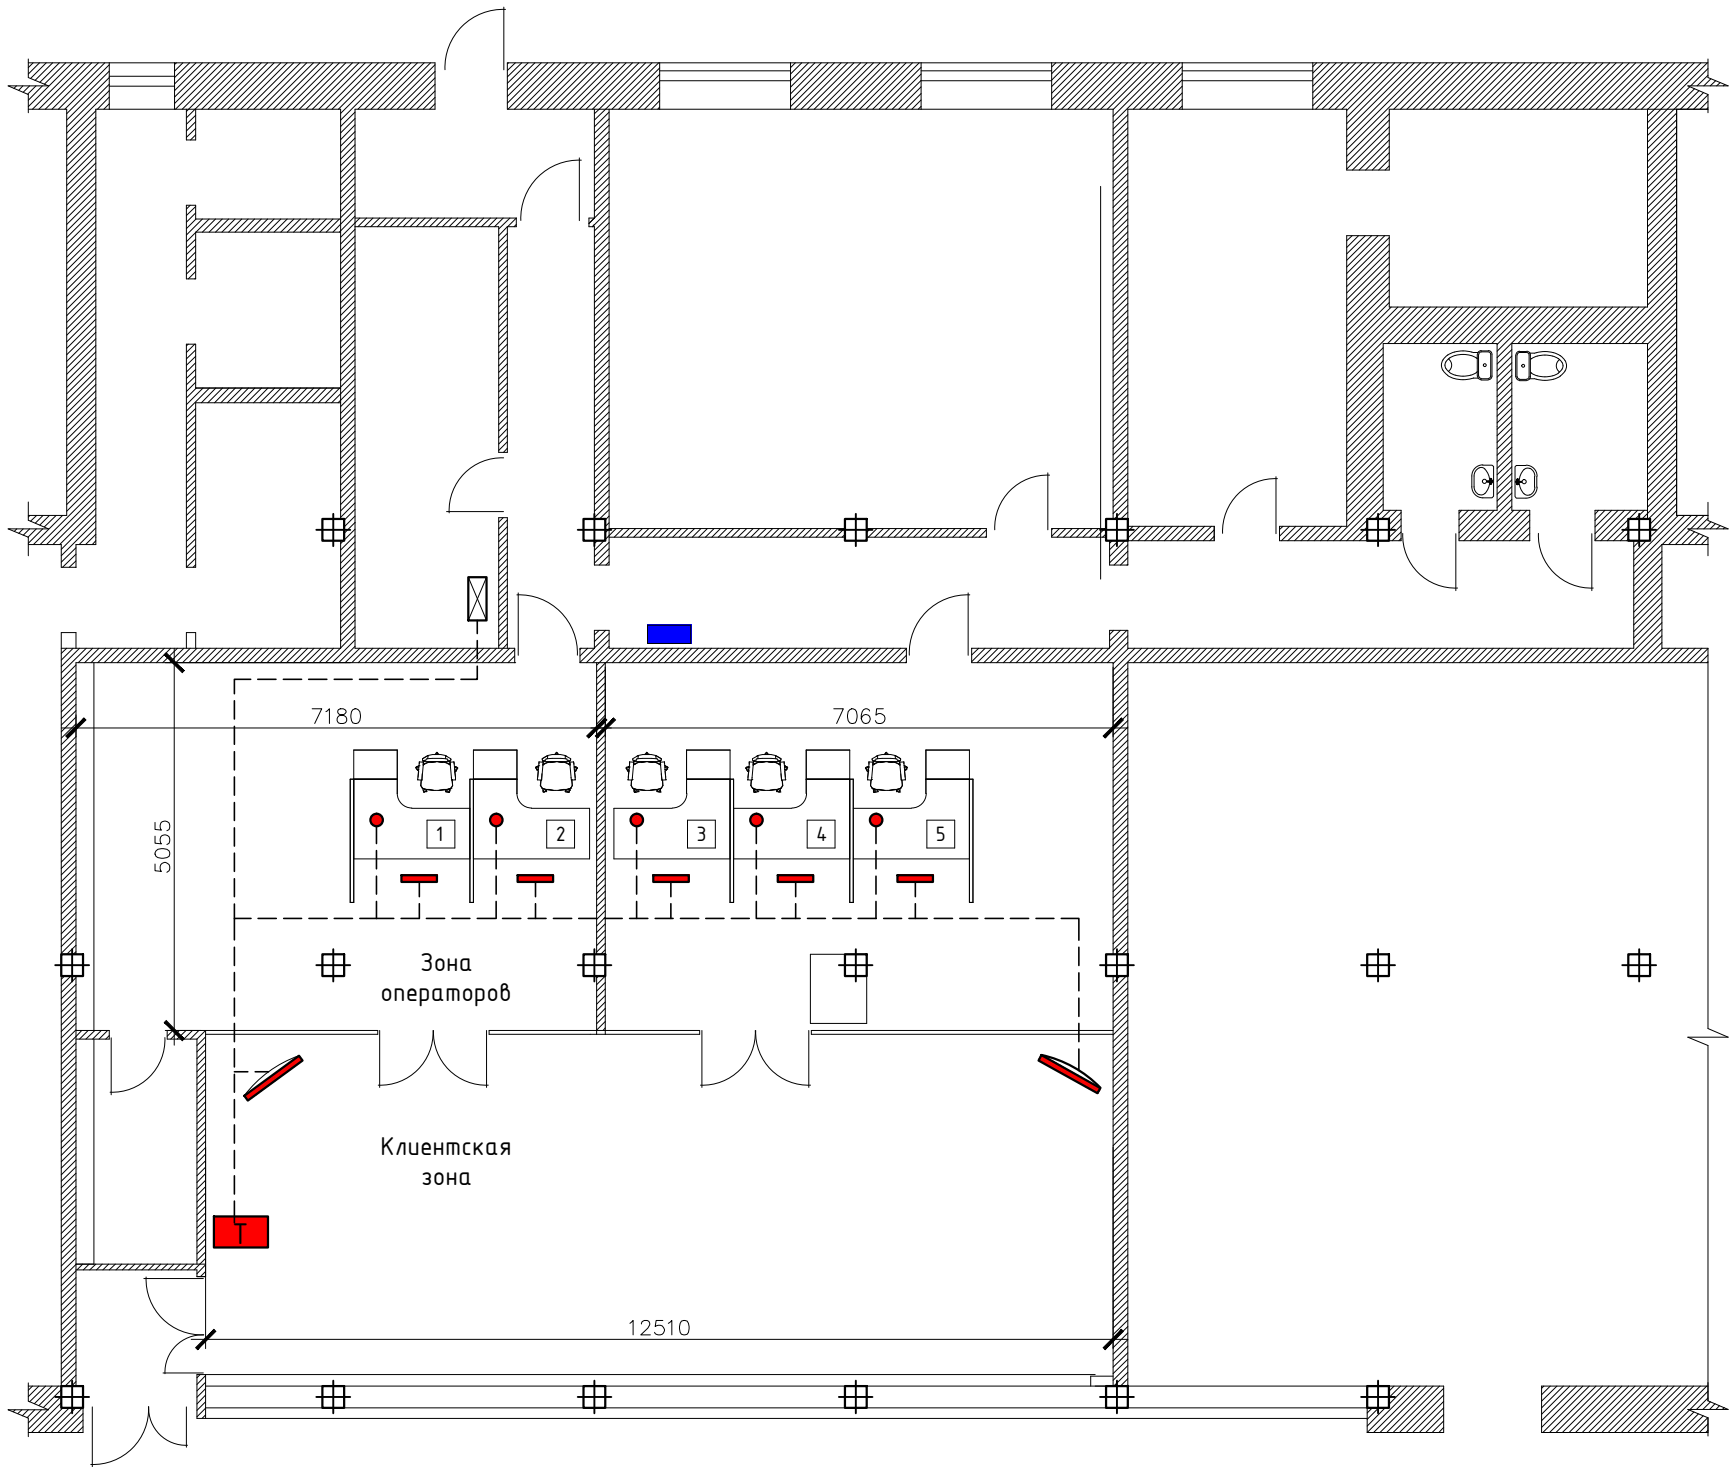

- Условные обозначения:
- 1 Номер рабочего места
 - Табло электронное
 - Пульт оценки качества
 - Т Терминал
 - Монитор информационный
 - Шкаф коммутационный сущ.
 - Шкаф электрический сущ.

						Приложение №1 к техническому заданию			
						ООО "Иркутскэнергосбыт", Братское отделение Иркутская обл., г. Братск, ул. Холоднова, д.11			
Изм.	Кол.уч	Лист	№ док.	Подп.	Дата	Автоматизированная система № 1	Стадия	Лист	Листов
Разработал:	Ополев Н.В.						ТУ	1	
Проверил:	Тарков А.В.					План первого этажа. Схема электронной очереди	\$ \$		
Утверждаю:	Герасименко О.Н.								